



**PUH**  
Adam Kochmaniewicz  
UL. NIEPODLEGŁOŚCI 12  
48-250 GŁOGÓWEK

Nazwa i adres obiektu budowlanego :  
**Budowa odcinków sieci kanalizacji sanitarnej i wodociągowej w ul. Polnej i ul. Prudnickiej w m. Dobra gm. Strzeleczki**

Przedmiot rysunku:	PROJEKT ZAGOSPODAROWANIA TERENU	Skala:	1:1000
województwo:	OPOLSKIE	Projektant:	mgr inż. Adam Kochmaniewicz
branża:	SANITARNA	Specjalność:	stęki wod-kan (P/135/PB/17)
Rok opracowania:	2018	Sprawdził:	mgr inż. Anna Micholek
Numer rysunku:	1	Specialność inżynierska:	Stęki wod-kan
		nr uprawnień:	25/99/Op

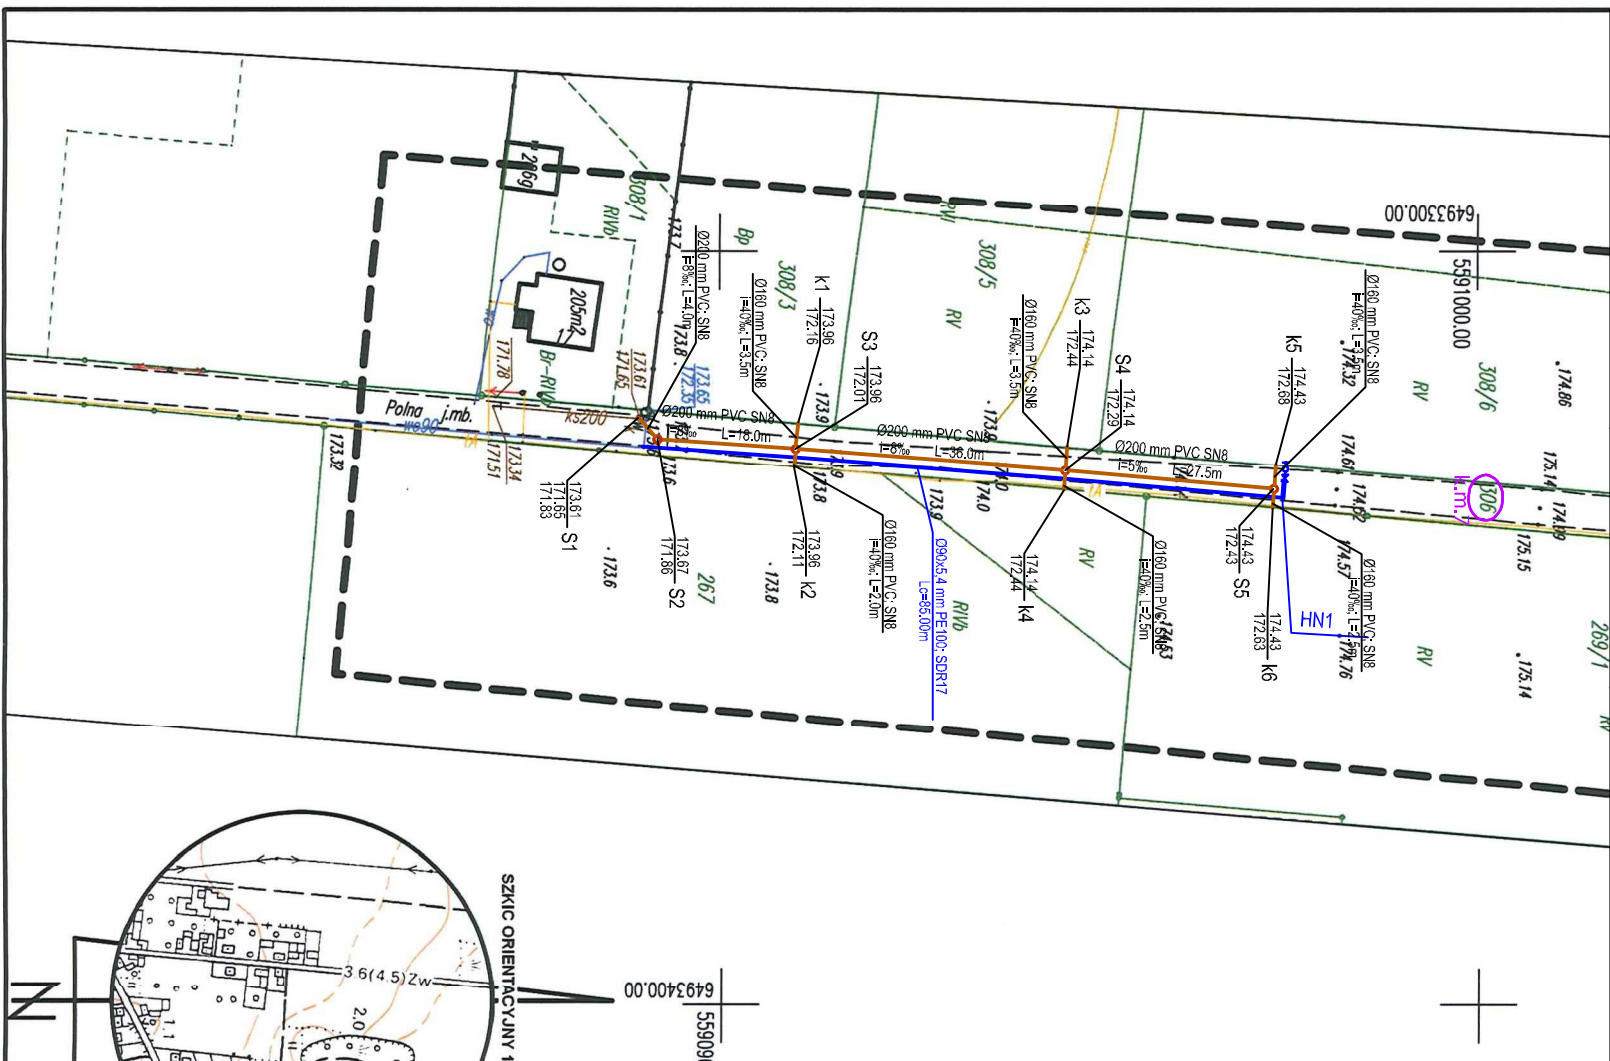

- Legenda:**
- proj. kanalizacja sanitarna
  - proj. wodociąg
  - granice ewidencyjne działek

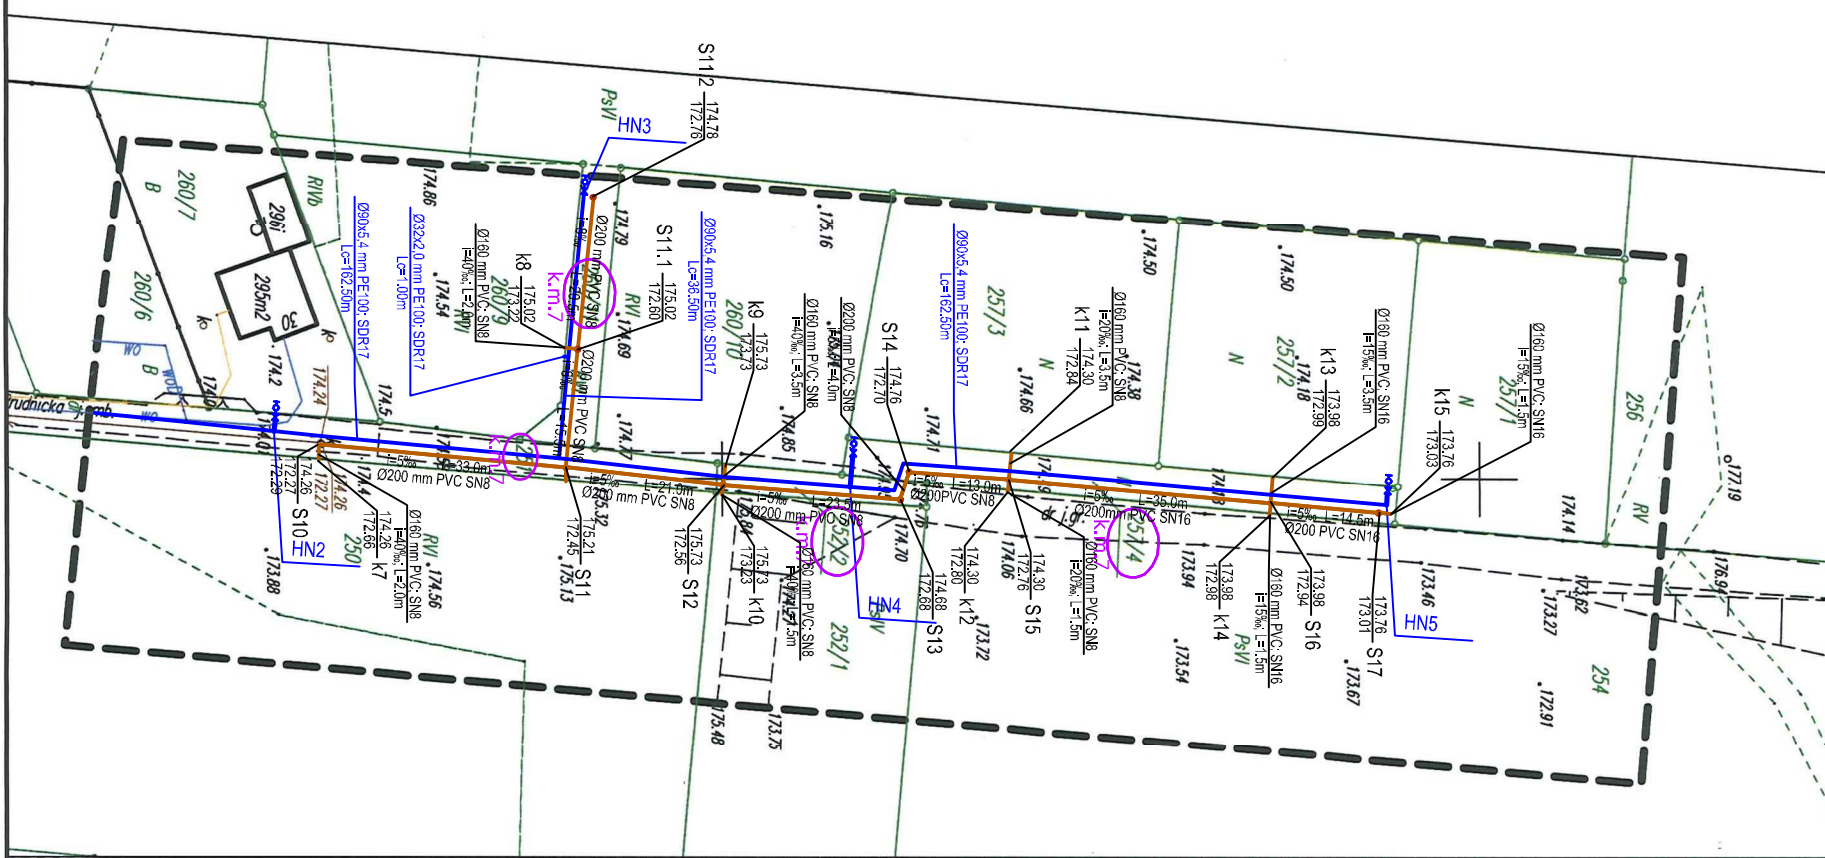

Podpisana sieć, że niniejszy dokument został opracowany w wyniku prac geodezyjnych i kartograficznych, których rezultaty zawiera operat techniczny wpisany do ewidencji materiałów państwowego zasobu geodezyjnego i kartograficznego Organ prowadzący państwowy zasób geodezyjny i kartograficzny

technicznego materiału znanego - operat technicznego do ewidencji materiałów z zasobu państwa, imię, nazwisko i podpis osoby reprezentującej organ

04.05.2018  
04.05.2018  
04.05.2018

**Włodzimierz Osiej**  
Podpis  
Wydział Geodezji i Kartografii

Nie wyklucza się istnienia w terenie innych wyznaczonych na niniejszej mapie urządzeń pomiarowych, które nie były zgłoszone do inwentaryzacji lub o których brak jest informacji w instytucjach branżowych.

województwo : opolskie  
powiat : krapkowicki  
gmina : Strzeleczki  
jednostka ewidencyjna : STRZELCZKI-160503\_2  
obręb : DOBRA-0001  
ul. Polna, Prudnicka  
km.7 dz. 306,251,252/2  
GK.6640.374.2018

skala 1 : 1000

Za zgodność z oryginałem

**MAPA DO CELÓW PROJEKTOWYCH**

Granice przedmiotowych działek nie zostały określone z wymaganą dokładnością. Mapa nie może służyć do projektowania budynków w odległościach mniejszych od 4m od granic działek.

Nazwa układu współrzędnych	prostopadłych płaskich	2000/6
wysokości		Kronstadt 86

**GEODEZYJNE** USŁUGI

IKARTOGRAFICZNE  
JACEK MAJUTIEWICZ  
ul. Rozwoju 15  
41-300 Krapkowice  
nr uprawnień: 16832

Imię i nazwisko, nr uprawnień oraz podpis geodety uprawniającego, który opracował