


Poziom odniesienia: Kronsztad 86', Układ współrzędnych 2000- strefa 6  
sek 2000': 6.134.19.14.1.1, 6.134.19.14.1.3

MAPA JEDNOSTKOWA DO CELÓW PROJEKTOWYCH		ARKUSZ 5 z 9	
SKALA 1:500			
<p>Województwo: opolskie Powiat: krapkowicki Gmina: Strzeleczki Obręb: Strzeleczki 0010 Teryt: 160503_2.0010 Obręb: Ścigów 0011 Teryt: 160503_2.0011</p>	<p>Mapa w skali 1:500 o treści BDOT 500, GESUT, EGiB. Mapa zasadnicza powstała w oparciu o bazę BDOT 500, GESUT, EGiB oraz pomiar uzupełniający. Wykazane na niniejszej mapie granice nieruchomości nie zostały wyznaczone w terenie i nie zostały określone z wymaganą dokładnością pomiaru. Niniejsza mapa może służyć do projektowania budynków usytuowanych w odległości większej niż 4 metry od granicy nieruchomości. Mapa została wykonana bez ustalenia służebności gruntowych</p>	<p>Mapa sporządzona przez geodetę uprawnionego mgr inż. Zbigniewa Winnickiego (Nr. upr. zaw. 11413 zak. 1, 2) mgr inż. Zbigniew Winnicki geodeta uprawniony Łąka Prudnicka, ul. Nad Złotym Potokiem 18 48-200 PRUDNIK pozwol. Min. GP i B Nr 11413</p>	<p>IZPG GK.6640.854.2019 Data: Podpis:</p>

Nie wyklucza się istnienia w terenie innych nie wskazanych na niniejszej mapie urządzeń podziemnych, które nie były zgłoszone do inwentaryzacji.

Jeżeli się okazało, że niniejszy dokument został sporządzony w wyniku prac geodezyjnych operacyjnych, których rezultaty zwiastają operacyjny wpisany do ewidencji materiałowego zasobu geodezyjnego i kartograficznego Starosty Krapkowickiego, to niniejszy dokument jest zgodny z zapisami art. 10 WRZ. 2019 Starosty Krapkowickiego. Włodzisław Osiej, Poddyrektor Wydziału Geodezji i Kartografii

Jeżeli się okazało, że niniejszy dokument został sporządzony w wyniku prac geodezyjnych operacyjnych, których rezultaty zwiastają operacyjny wpisany do ewidencji materiałowego zasobu geodezyjnego i kartograficznego Starosty Krapkowickiego, to niniejszy dokument jest zgodny z zapisami art. 10 WRZ. 2019 Starosty Krapkowickiego. Włodzisław Osiej, Poddyrektor Wydziału Geodezji i Kartografii

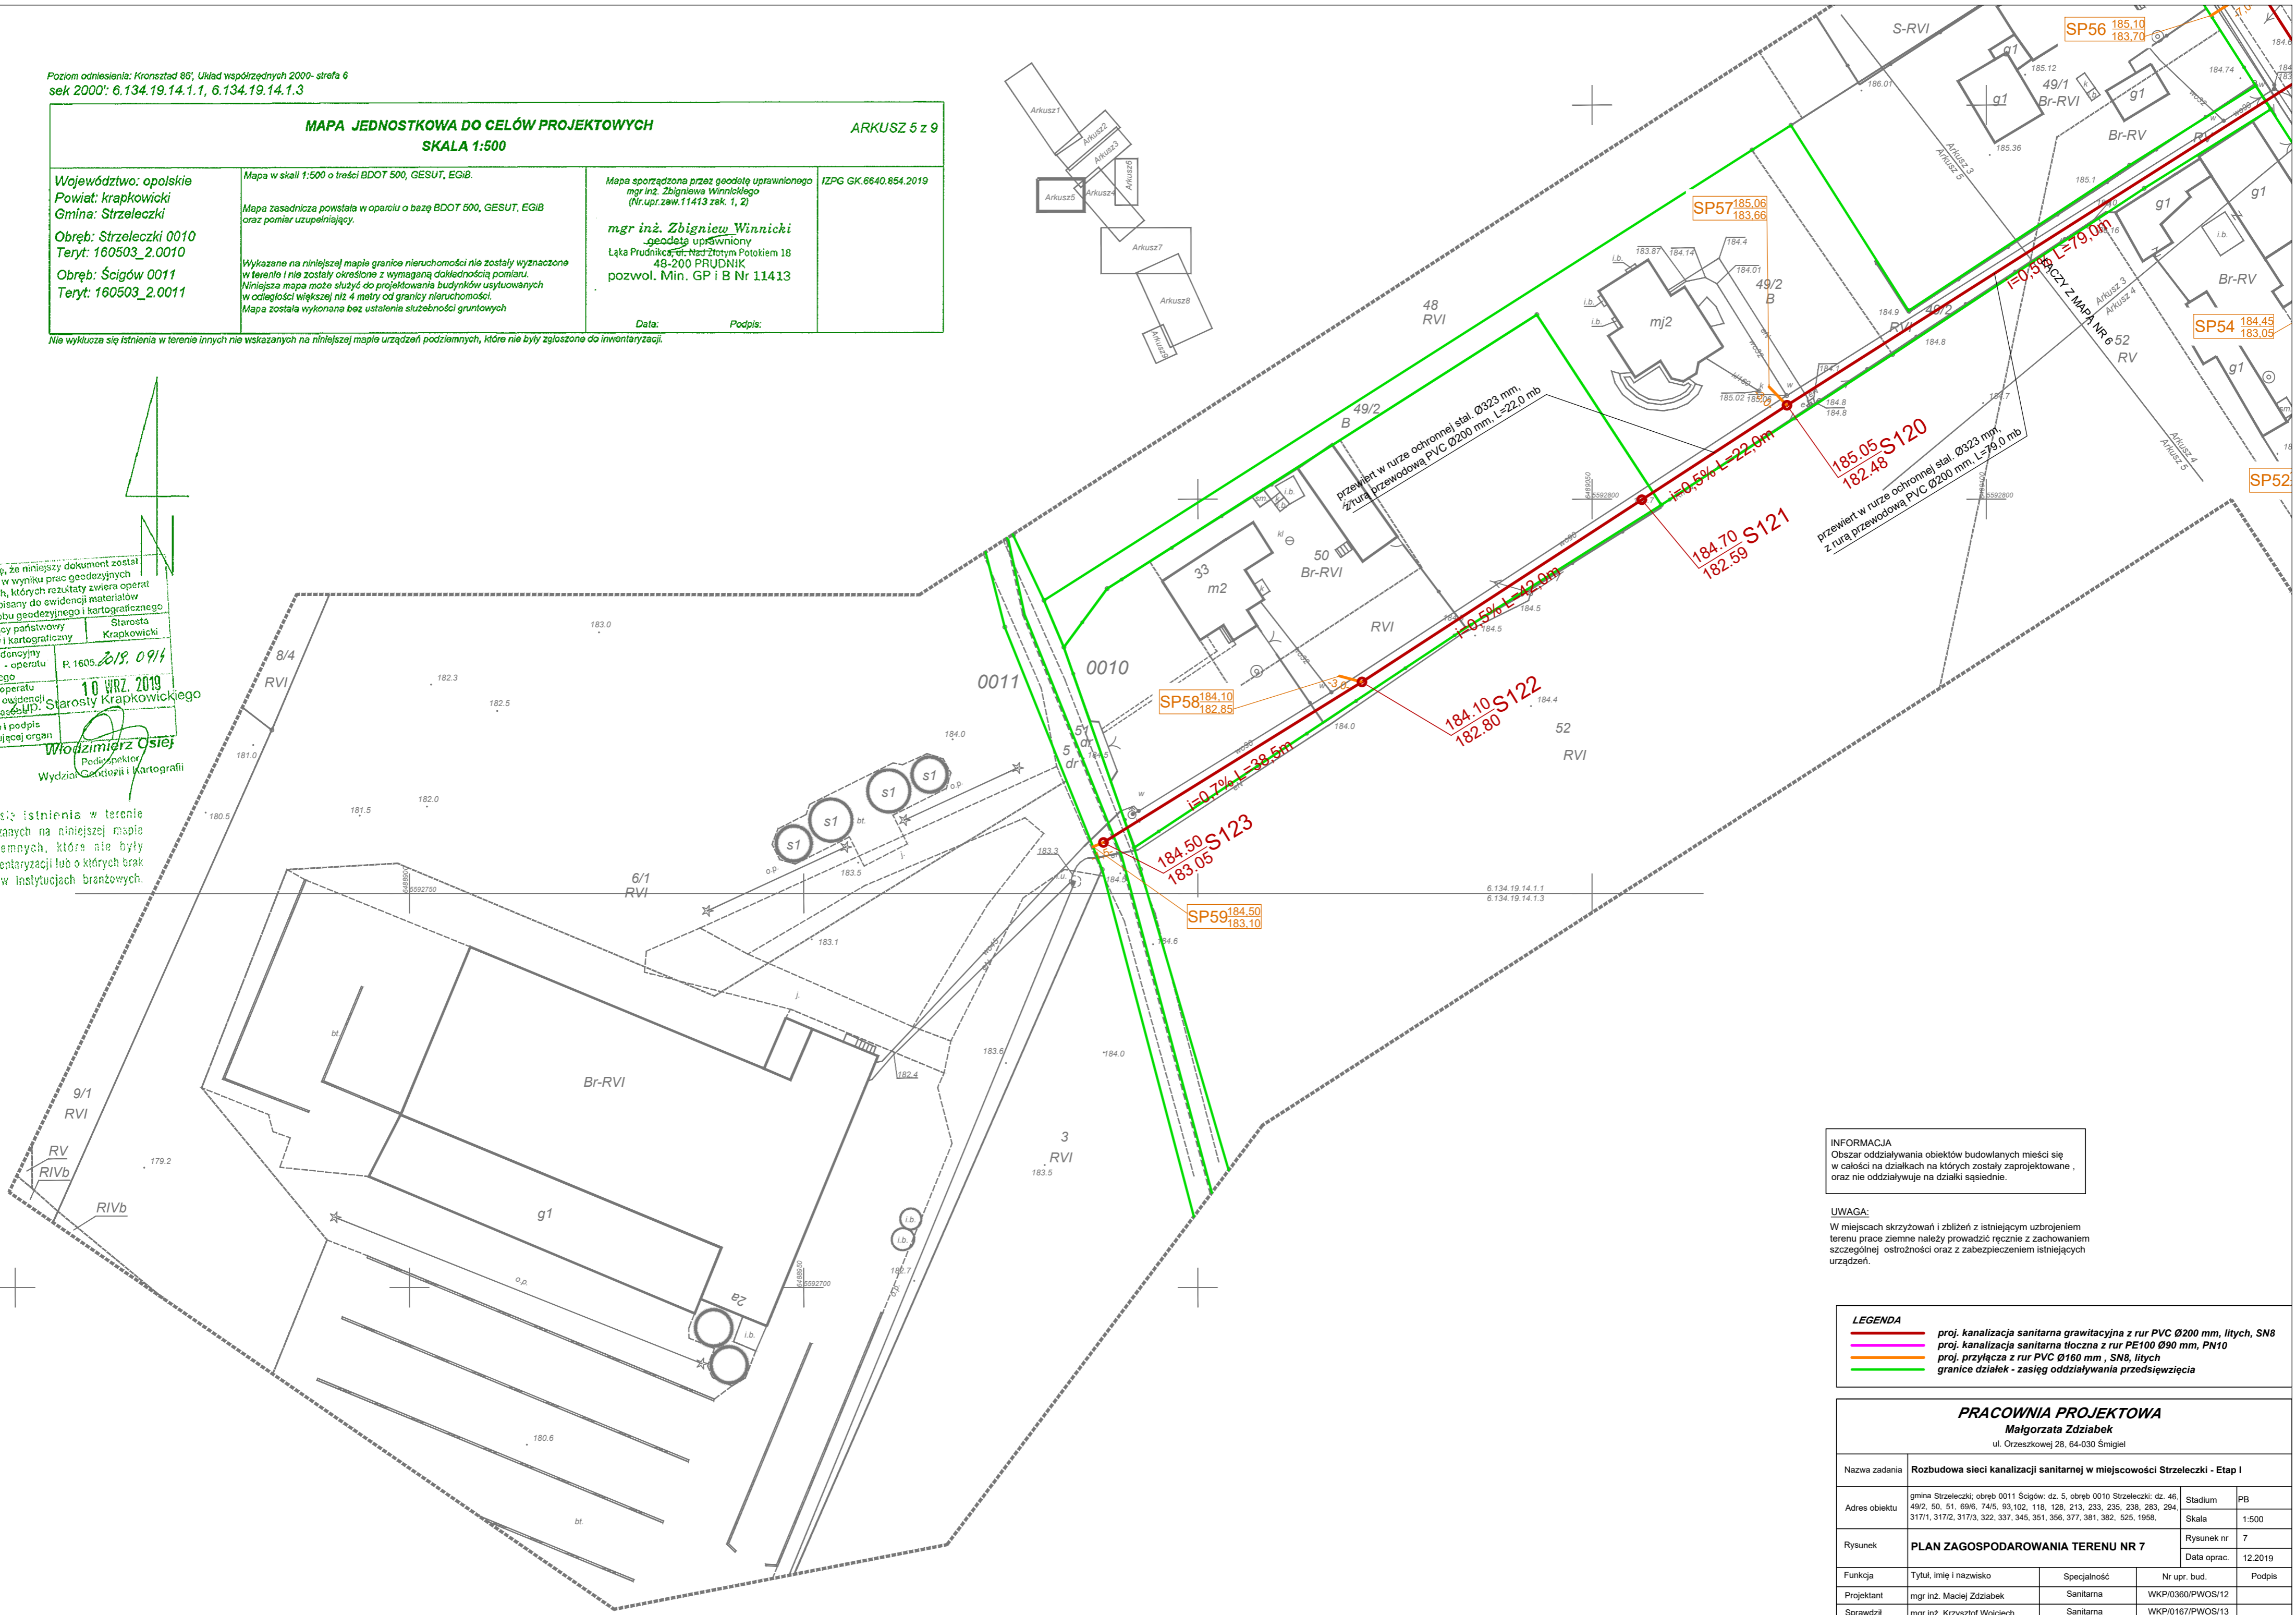

**INFORMACJA**  
Obszar oddziaływania obiektów budowlanych mieści się w całości na działkach na których zostały zaprojektowane, oraz nie oddziałuje na działki sąsiednie.

**UWAGA:**  
W miejscach skrzyżowań i zblżeń z istniejącym uzbrojeniem terenu prace ziemne należy prowadzić ręcznie z zachowaniem szczególnej ostrożności oraz z zabezpieczeniem istniejących urządzeń.

**LEGENDA**

<span style="color: red;">—</span>	proj. kanalizacja sanitarna grawitacyjna z rur PVC Ø200 mm, litych, SN8
<span style="color: orange;">—</span>	proj. kanalizacja sanitarna tłoczna z rur PE100 Ø90 mm, PN10
<span style="color: green;">—</span>	proj. przyłącza z rur PVC Ø160 mm, SN8, litych
<span style="color: green;">—</span>	granice działek - zasięg oddziaływania przedsięwzięcia

**PRACOWNIA PROJEKTOWA**  
**Małgorzata Zdziabek**  
ul. Orzeszkowej 28, 64-030 Śmigiel

Nazwa zadania	Rozbudowa sieci kanalizacji sanitarnej w miejscowości Strzeleczki - Etap I		
Adres obiektu	gmina Strzeleczki; obręb 0011 Ścigów; dz. 46, 49/2, 50, 51, 69/6, 74/5, 93, 102, 118, 128, 213, 233, 235, 238, 283, 294, 317/1, 317/2, 317/3, 322, 337, 345, 351, 356, 377, 381, 382, 525, 1958.	Stadium	PB
Rysunek	<b>PLAN ZAGOSPODAROWANIA TERENU NR 7</b>	Skala	1:500
Funkcja	Tytuł, imię i nazwisko	Rysunek nr	7
Projektant	mgr inż. Maciej Zdziabek	Data oprac.	12.2019
Sprawdził	mgr inż. Krzysztof Wojciech	Specjalność	Sanitarna
		Nr upr. bud.	WKP/0360/PWOS/12
		Podpis	WKP/0167/PWOS/13