

Poziom odniesienia: Kronsztad 86', Układ współrzędnych 2000, strona 6  
sek 2000': 6.134.19.14.1.1, 6.134.19.14.1.3

**MAPA JEDNOSTKOWA DO CELÓW PROJEKTOWYCH**  
**SKALA 1:500**

ARKUSZ 5 z 9

<p>Województwo: opolskie Powiat: krapkowicki Gmina: Strzeleczki Obręb: Strzeleczki 0010 Teryt: 160503_2.0010 Obręb: Ścigów 0011 Teryt: 160503_2.0011</p>	<p>Mapa w skali 1:500 o treści BDOT 500, GESUT, EGiB. Mapa zasadnicza powstała w oparciu o bazę BDOT 500, GESUT, EGiB oraz pomiar uzupełniający. Wykazane na niniejszej mapie granice nieruchomości nie zostały wyznaczone w terenie i nie zostały określone z wymaganą dokładnością pomiaru. Niniejsza mapa może służyć do projektowania budynków usytuowanych w odległości większej niż 4 metry od granicy nieruchomości. Mapa została wykonana bez ustalenia służebności gruntowych</p>	<p>Mapa sporządzona przez geodetę uprawnionego mgr inż. Zbigniew Winnicki (Nr. upr. zaw. 11413 zak. 1, 2) mgr inż. Zbigniew Winnicki geodeta uprawniony Łąka Prudnicka, ul. Nad Złotym Potokiem 18 48-200 PRUDNIK pozwol. Min. GP i B Nr 11413</p>	<p>IZPG GK.6640.854.2019 Data: _____ Podpis: _____</p>
--	--	--	--

Nie wyklucza się istnienia w terenie innych nie wskazanych na niniejszej mapie urządzeń podziemnych, które nie były zgłoszone do inwentaryzacji.

Poświadczam, że niniejszy dokument został opracowany w wyniku prac geodezyjnych i kartograficznych, których rezultaty zawiera operat techniczny wpisany do ewidencji materiałów państwowego zasobu geodezyjnego i kartograficznego


Organ prowadzący państwowy zasób geodezyjny i kartograficzny: Starosta Krapkowicki

Identyfikator ewidencyjny materiału zasobu - operatu technicznego: P.1605.2019.0914

Data wpisania operatu technicznego do ewidencji materiałów zasobu: 10 WRZ. 2019

Imię, nazwisko i podpis osoby reprezentującej organ: *Włodzisław Osiej*  
Podpis: \_\_\_\_\_  
Wydział Geodezji i Kartografii

Wskazano istnienia w terenie innych nie wskazanych na niniejszej mapie urządzeń podziemnych, które nie były zgłoszone do inwentaryzacji lub o których brak jest informacji w Instytucjach branżowych.

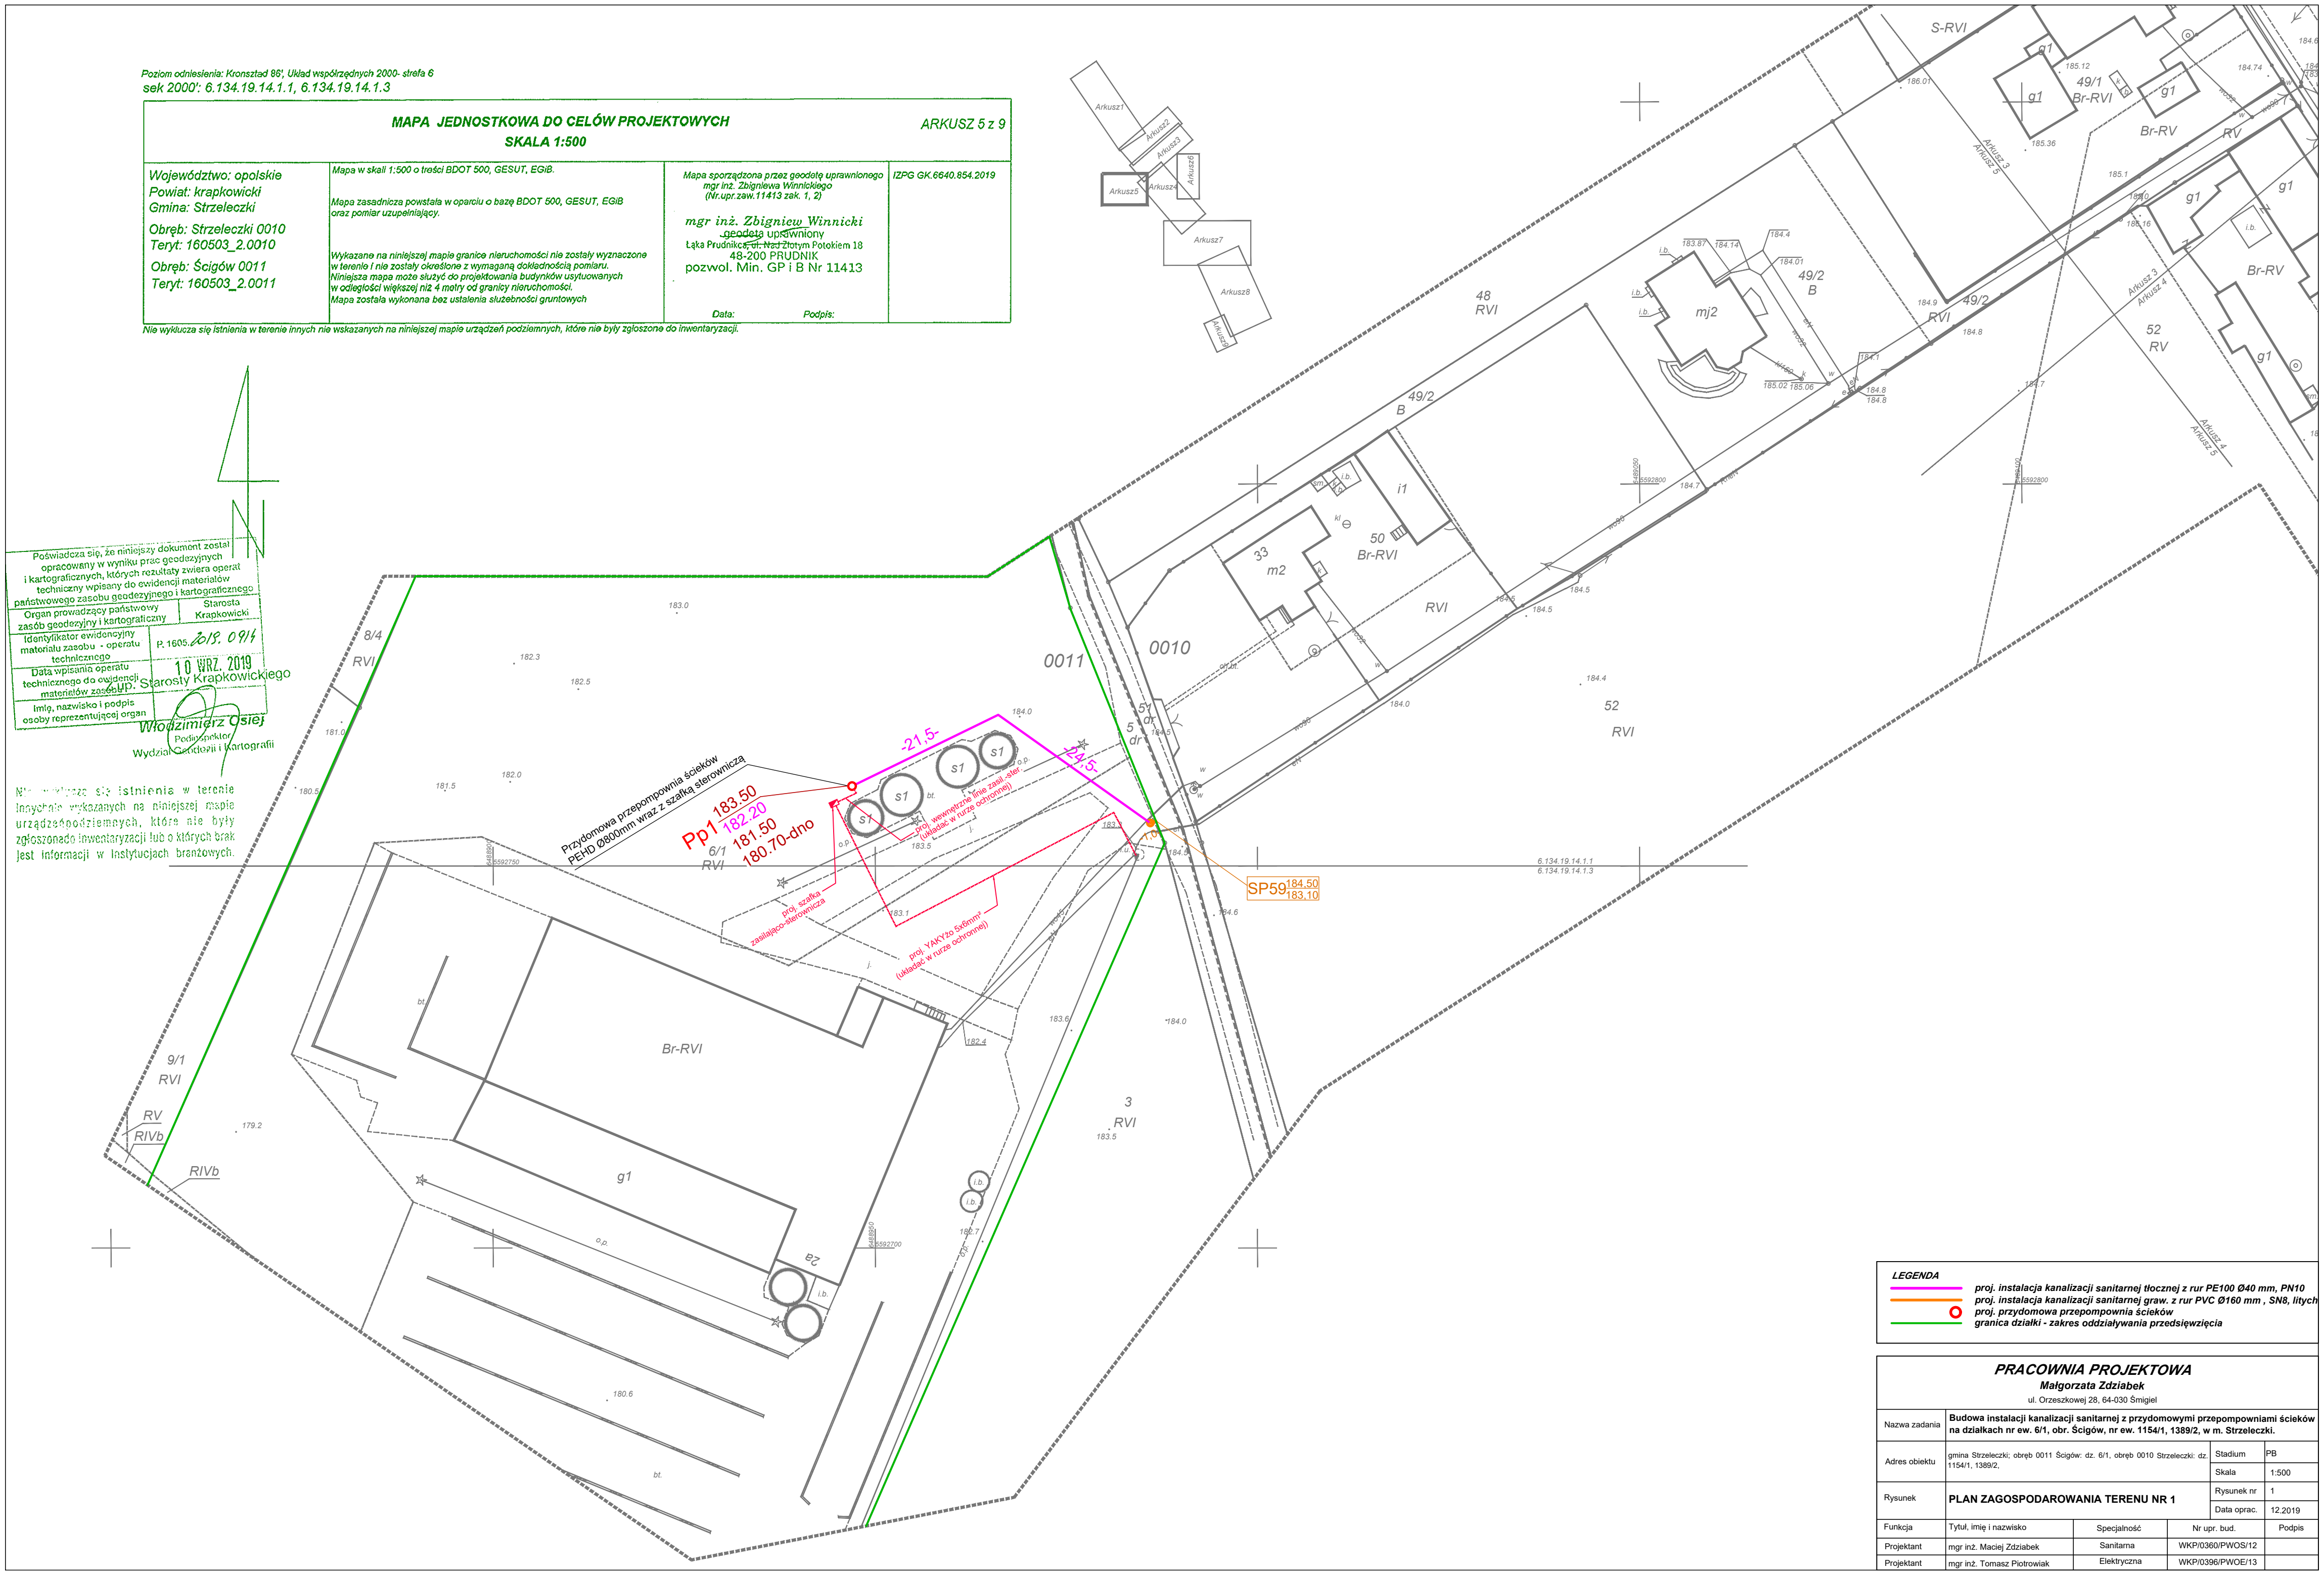

**LEGENDA**

- proj. instalacja kanalizacji sanitarnej tłocznej z rur PE100 Ø40 mm, PN10
- proj. instalacja kanalizacji sanitarnej graw. z rur PVC Ø160 mm, SN8, litych
- proj. przydomowa przepompownia ścieków
- granica działki - zakres oddziaływania przedsięwzięcia

**PRACOWNIA PROJEKTOWA**  
**Małgorzata Zdziabeł**  
ul. Orzeszkowej 28, 64-030 Śmigiel

Nazwa zadania	Budowa instalacji kanalizacji sanitarnej z przydomowymi przepompowniami ścieków na działkach nr ew. 6/1, obr. Ścigów, nr ew. 1154/1, 1389/2, w m. Strzeleczki.			
Adres obiektu	gmina Strzeleczki; obręb 0011 Ścigów; dz. 6/1, obręb 0010 Strzeleczki; dz. 1154/1, 1389/2.	Stadium	PB	
		Skala	1:500	
Rysunek	<b>PLAN ZAGOSPODAROWANIA TERENU NR 1</b>	Rysunek nr	1	
		Data oprac.	12.2019	
Funkcja	Tytuł, imię i nazwisko	Specjalność	Nr upr. bud.	Podpis
Projektant	mgr inż. Maciej Zdziabeł	Sanitarna	WKPI/0360/PWOS/12	
Projektant	mgr inż. Tomasz Piotrowiak	Elektryczna	WKPI/0366/PWOE/13	