


Podłom odniesienia: Kosztorys 88; Układ współrzędnych 2000 - sieć 6
 sek 2000: 6.134.19.14.1.2, 6.134.19.14.1.4

MAPA JEDNOSTKOWA DO CELÓW PROJEKTOWYCH
 SKALA 1:500

ARKUSZ 6 z 9

<p>Województwo: opolskie Powiat: krapkowicki Gmina: Strzeleczki Obręb: Strzeleczki 0010 Teryt: 160503_2.0010</p>	<p>Mapa w skali 1:500 o treści BDOT 500, GESUR, EGIB. Mapa zaszyfrowana powstająca w oparciu o bazę BDOT 500, GESUR, EGIB oraz pomiar uzupełniający.</p>	<p>Mapa sporządzona przez geodezję uprawioną mgr inż. Zbigniew Winnicki geodezja uprawiona Łąka 1900, ul. Nagłowski 10, lokum 18 ARZTOWY PRACOWNIK pozwol. Min. GP I B Nr. 11413</p>	<p>IPZG GK.6540.654.2019 (M. prz. zam. 1/413 zek. 1, 2)</p>	<p>Data: _____ Podpis: _____</p>
--	---	---	--	---

Nie wyklucza się istnienia w terenie innych nie wskazanych na niniejszej mapie urządzeń podziemnych, które nie były zgłoszone do inwentaryzacji.

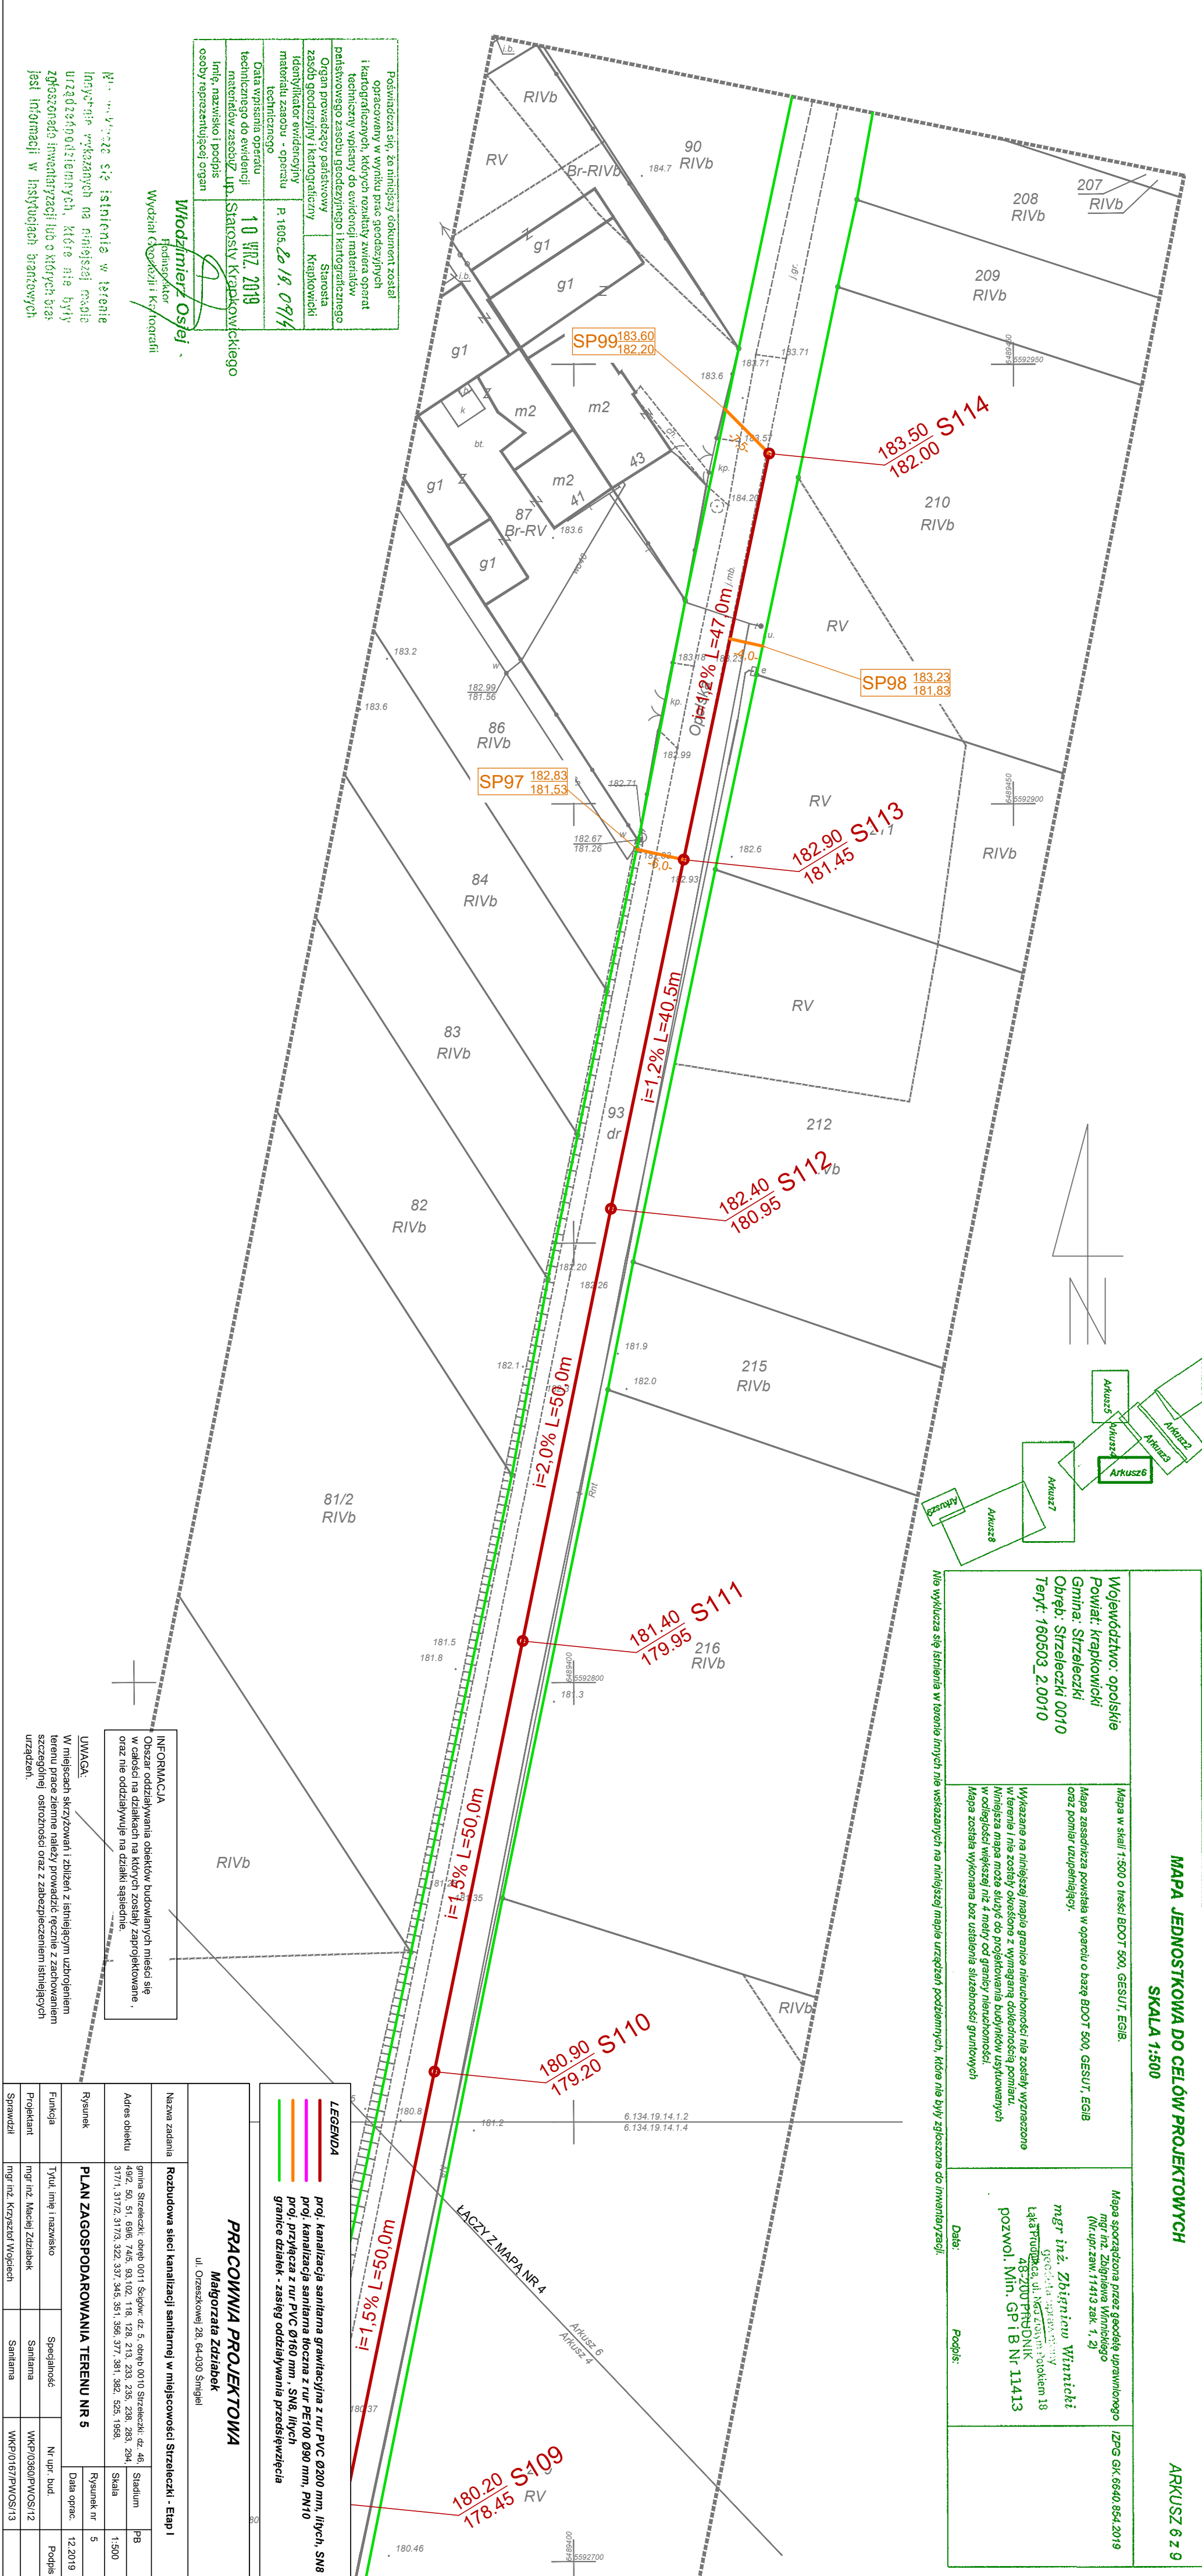

Poswiadczenie o to, że niniejszy dokument został opracowany w wyniku prac geodezyjnych i kartograficznych, których rezultaty zawiera operat techniczny wpisany do ewidencji materiałów państwowego zasobu geodezyjnego i kartograficznego	Organ prowadzący państwowy zasób geodezyjny i kartograficzny	Staresta Krapkowicki
Identyfikator ewidencji	Staresta Krapkowicki	
Data wpisania operatu technicznego	P: 18.05.2019, O: 19.09.14	
Data wpisania operatu technicznego do ewidencji	10 WRZ. 2019	
Imię, nazwisko i podpis osoby reprezentującej organ	Staresta Krapkowicki	

Włodzimierz Osiejko
 Inżynier
 Wydział Geodezji i Kartografii

INFORMACJA
 Obszar oddziaływania obiektów budowlanych mieści się w całości na działkach na których zostały zaprojektowane, oraz nie oddziałują na działki sąsiednie.

UWAGA:
 W miejscach skrzyżowań i zbliżeń z istniejącym uzbrojeniem terenu prace ziemne należy prowadzić ręcznie z zachowaniem szczególnej ostrożności oraz z zabezpieczeniem istniejących urządzeń.

<p>PRACOWNIA PROJEKTOWA Małgorzata Zdziabeł ul. Orzeszkowej 28, 64-030 Śmigiel</p>	
<p>Naзва zadania Rozbudowa sieci kanalizacji sanitarnej w miejscowości Strzeleczki - Etap I</p>	<p>Adres obiektu gmina Strzeleczki, obręb 0011, Słupów, dz. 5, obręb 0010 Strzeleczki, dz. 46, 49/2, 50, 51, 69/6, 74/5, 93/102, 118, 128, 213, 233, 235, 238, 283, 294, 317/1, 317/2, 317/3, 322, 337, 345, 351, 356, 371, 381, 382, 525, 1958.</p>
<p>Rysunek nr 5</p>	<p>Data oprac. 12.2019</p>
<p>PLAN ZAGOSPODAROWANIA TERENU NR 5</p>	<p>Podpis WKP/0390/P/WOS/12</p>
<p>Funkcja mgr inż. Małgorzata Zdziabeł</p>	<p>Podpis WKP/01/67/P/WOS/13</p>
<p>Projektant mgr inż. Krzysztof Wojciech</p>	<p>Podpis WKP/01/67/P/WOS/13</p>
<p>Spawczeli</p>	<p>Podpis</p>

<p>LEGENDA</p> <ul style="list-style-type: none"> profi. kanalizacja sanitarnej grawitacyjna z rur PVC Ø200 mm, litych, SN8 profi. kanalizacja sanitarnej tłoczna z rur PE100 Ø90 mm, PN10 profi. przyłącza z rur PVC Ø160 mm, SN8, litych granice działek - zasięg oddziaływania przedsięwzięcia
--