

Poziom odniesienia: Kronsztad 86', Układ współrzędnych 2000- strefa 6  
 sek 2000': 6.134.19.14.1.1, 6.134.19.14.1.3

**MAPA JEDNOSTKOWA DO CELÓW PROJEKTOWYCH**  
 SKALA 1:500


ARKUSZ 5 z 9

Województwo: opolskie Powiat: krapkowicki Gmina: Strzeleczki Obręb: Strzeleczki 0010 Teryt: 160503_2.0010 Obręb: Ścigów 0011 Teryt: 160503_2.0011	Mapa w skali 1:500 o treści BDOT 500, GESUT, EGiB. Mapa zasadnicza powstała w oparciu o bazę BDOT 500, GESUT, EGiB oraz pomiar uzupełniający. Wykazane na niniejszej mapie granice nieruchomości nie zostały wyznaczone w terenie i nie zostały określone z wymaganą dokładnością pomiaru. Niniejsza mapa może służyć do projektowania budynków usytuowanych w odległości większej niż 4 metry od granicy nieruchomości. Mapa została wykonana bez ustalenia służebności gruntowych.	Mapa sporządzona przez geodetę uprawnionego mgr inż. Zbigniewa Winnickiego (Nr. upr. zaw. 11413 zak. 1, 2) mgr inż. Zbigniew Winnicki geodeta uprawniony Łąka Prudnicka, ul. Nad Złotym Potokiem 18 48-200 PRUDNIK pozwol. Min. GP i B Nr 11413 Data: _____ Podpis: _____	IZPG GK.6640.854.2019
---	--	---	-----------------------

Nie wyklucza się istnienia w terenie innych nie wskazanych na niniejszej mapie urządzeń podziemnych, które nie były zgłoszone do inwentaryzacji.

Świadczy się, że niniejszy dokument został opracowany w wyniku prac geodezyjnych i kartograficznych, których rezultaty zostały technicznie wpisane do ewidencji materialnego zasobu geodezyjnego i kartograficznego. Starosta Krapkowicki  
 P. 1605.2019.0914  
 10 WRZ. 2019  
 Starosta Krapkowicki  
 Włodzimierz Osiej  
 Podpis: \_\_\_\_\_  
 Wydział Geodezji i Kartografii

Świadczy się istnienia w terenie innych nie wskazanych na niniejszej mapie urządzeń podziemnych, które nie były zgłoszone do inwentaryzacji lub o których brak jest informacji w instytucjach branżowych.

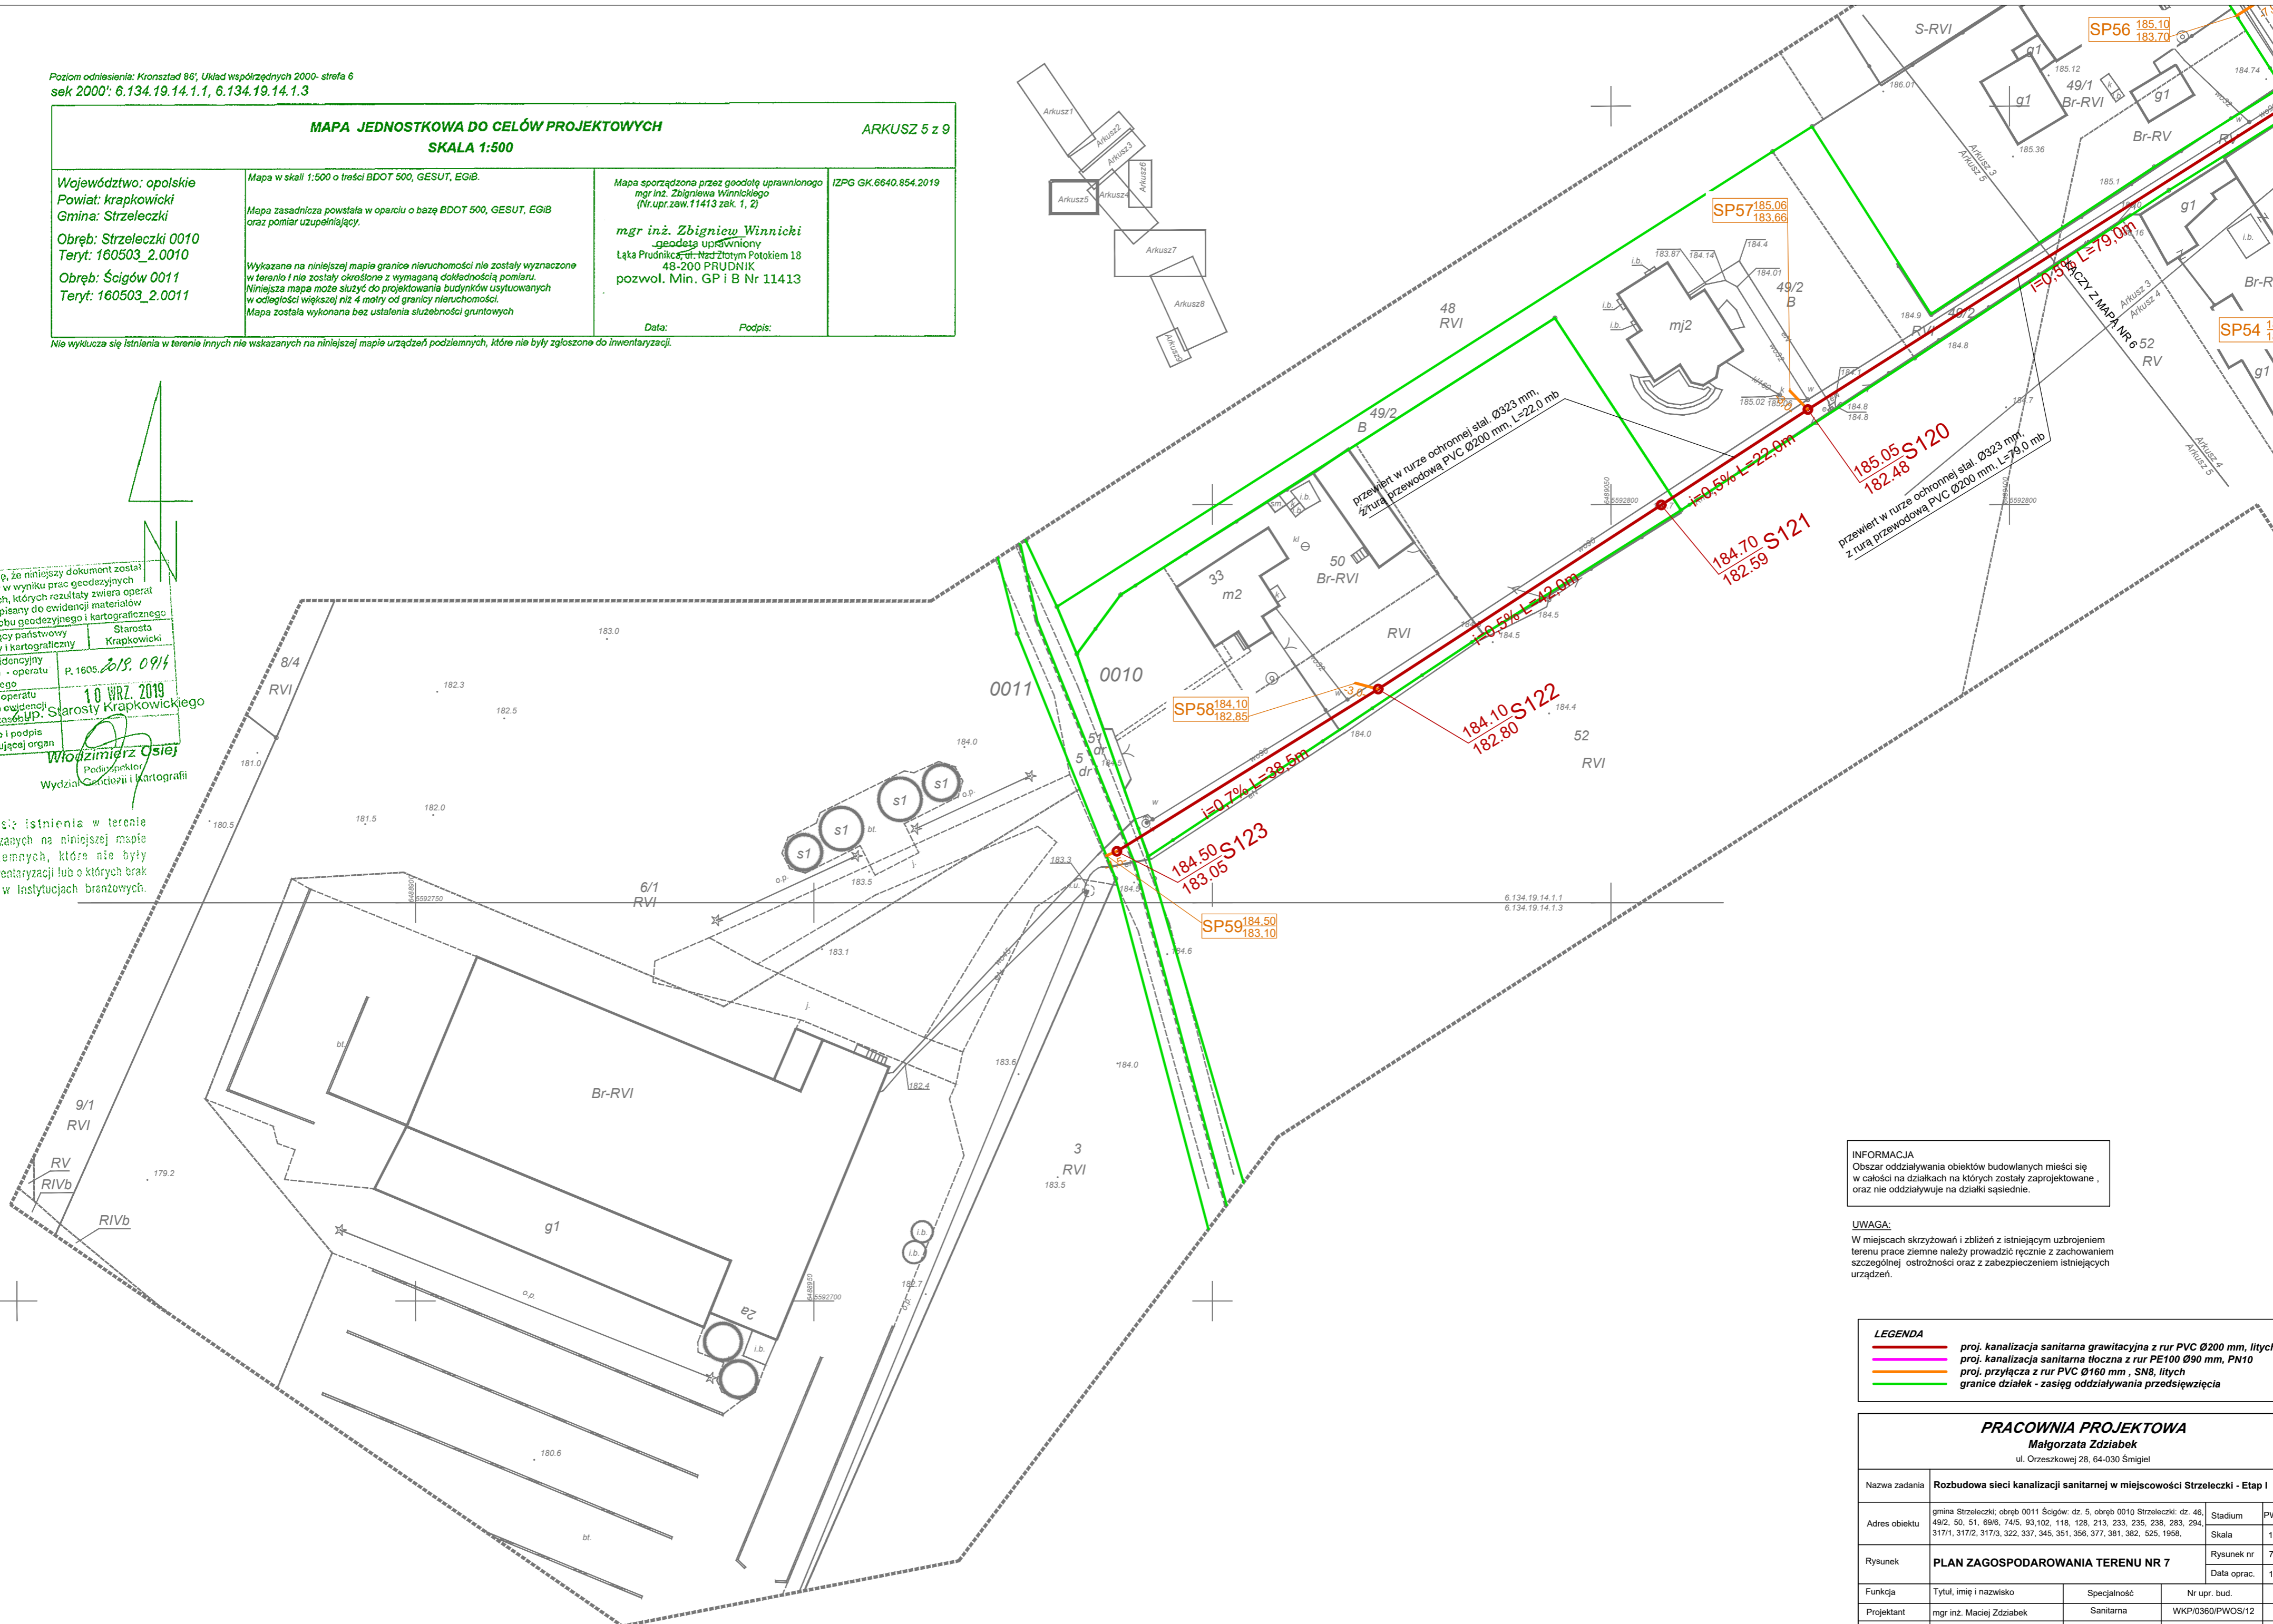

**INFORMACJA**  
 Obszar oddziaływania obiektów budowlanych mieści się w całości na działkach na których zostały zaprojektowane, oraz nie oddziałuje na działki sąsiednie.

**UWAGA:**  
 W miejscach skrzyżowań i zbliżeń z istniejącym uzbrojeniem terenu prace ziemne należy prowadzić ręcznie z zachowaniem szczególnej ostrożności oraz z zabezpieczeniem istniejących urządzeń.

- LEGENDA**
- proj. kanalizacja sanitarna grawitacyjna z rur PVC Ø200 mm, litych, SN8
  - proj. kanalizacja sanitarna tłoczna z rur PE100 Ø90 mm, PN10
  - proj. przyłącza z rur PVC Ø160 mm, SN8, litych
  - granice działek - zasięg oddziaływania przedsięwzięcia

PRACOWNIA PROJEKTOWA Małgorzata Zdziabek ul. Orzeszkowej 28, 64-030 Śmigiel				
Nazwa zadania	Rozbudowa sieci kanalizacji sanitarnej w miejscowości Strzeleczki - Etap I			
Adres obiektu	gmina Strzeleczki; obręb 0011 Ścigów; dz. 46, 49/2, 50, 51, 69/6, 74/5, 93, 102, 118, 128, 213, 233, 235, 238, 283, 294, 317/1, 317/2, 317/3, 322, 337, 345, 351, 356, 377, 381, 382, 525, 1958,	Stadium	PW	
Rysunek	<b>PLAN ZAGOSPODAROWANIA TERENU NR 7</b>	Skala	1:500	
		Rysunek nr	7	
		Data oprac.	12.2019	
Funkcja	Tytuł, imię i nazwisko	Specjalność	Nr upr. bud.	Podp.
Projektant	mgr inż. Maciej Zdziabek	Sanitarna	WKP/0360/PWOS/12	
Sprawdził	mgr inż. Krzysztof Wojciech	Sanitarna	WKP/0167/PWOS/13	